


【お願い】縮尺が合わない場合は、コピー機で変倍し寸法を合わせてください。

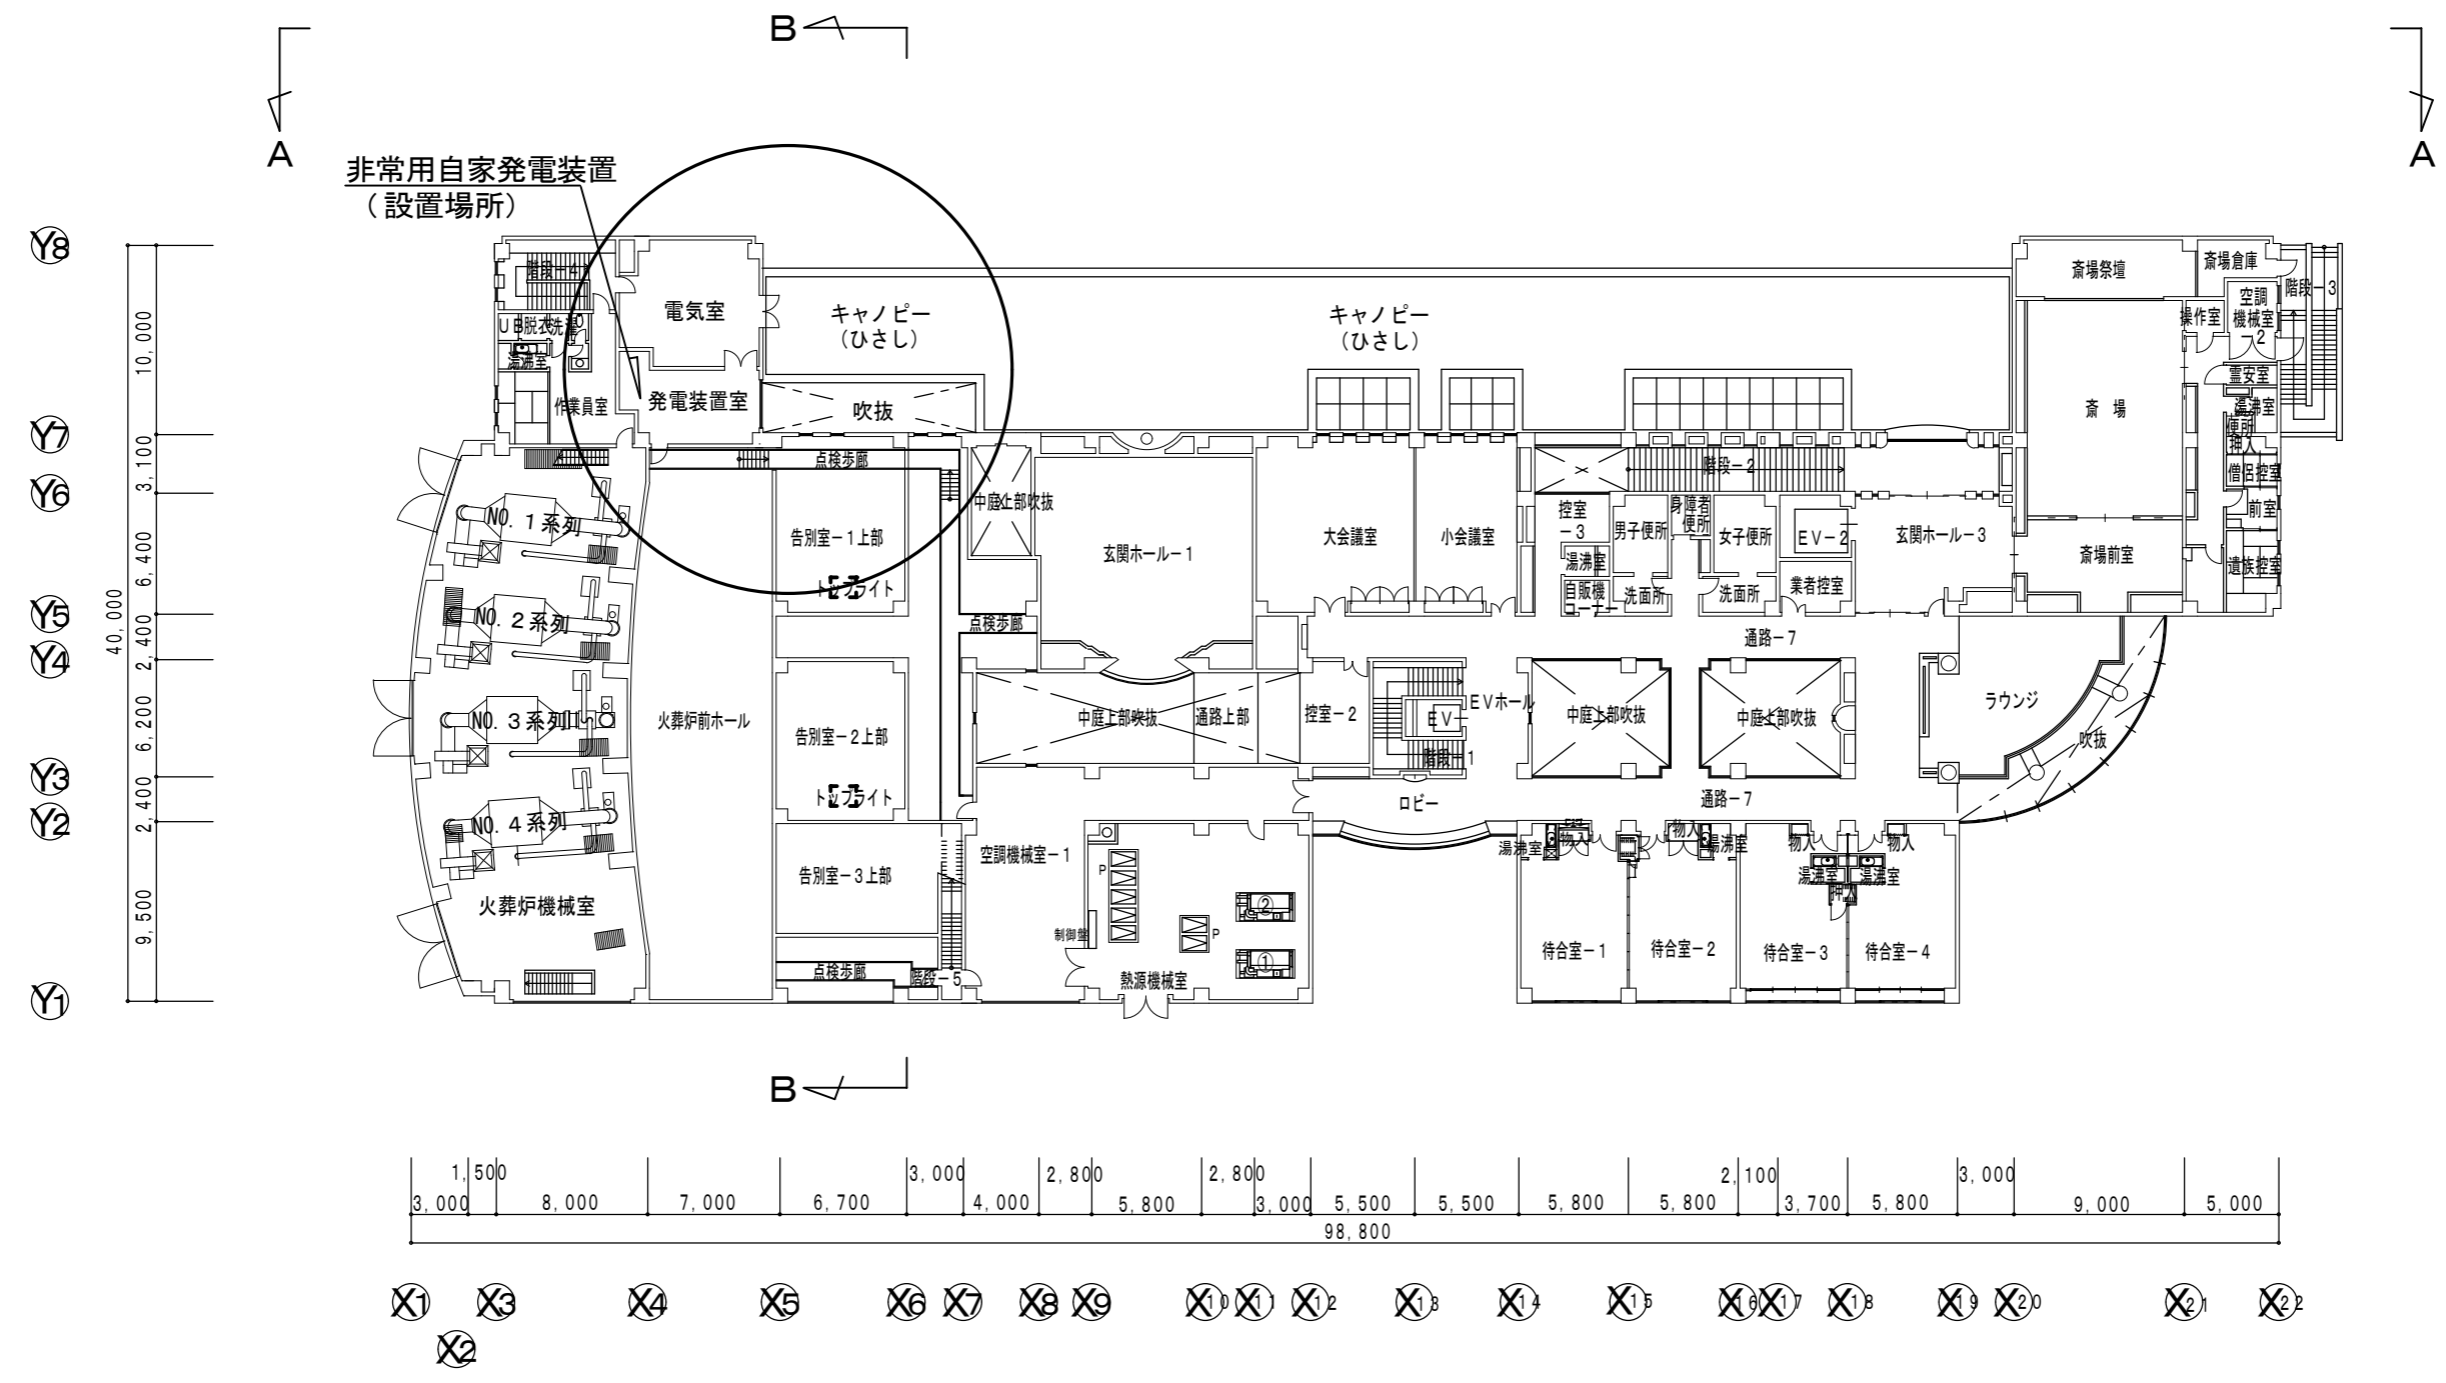


2階平面図


佐倉市、四街道市、酒々井町葬祭組合 さくら斎場

担当部署名 施設管理班	件名 非常用発電装置更新工事	図面作成
縮尺 1/400	図面名称 2階平面図	図面番号 1-1

【お願い】縮尺が合わない場合は、コピー機で変倍し寸法を合わせてください。

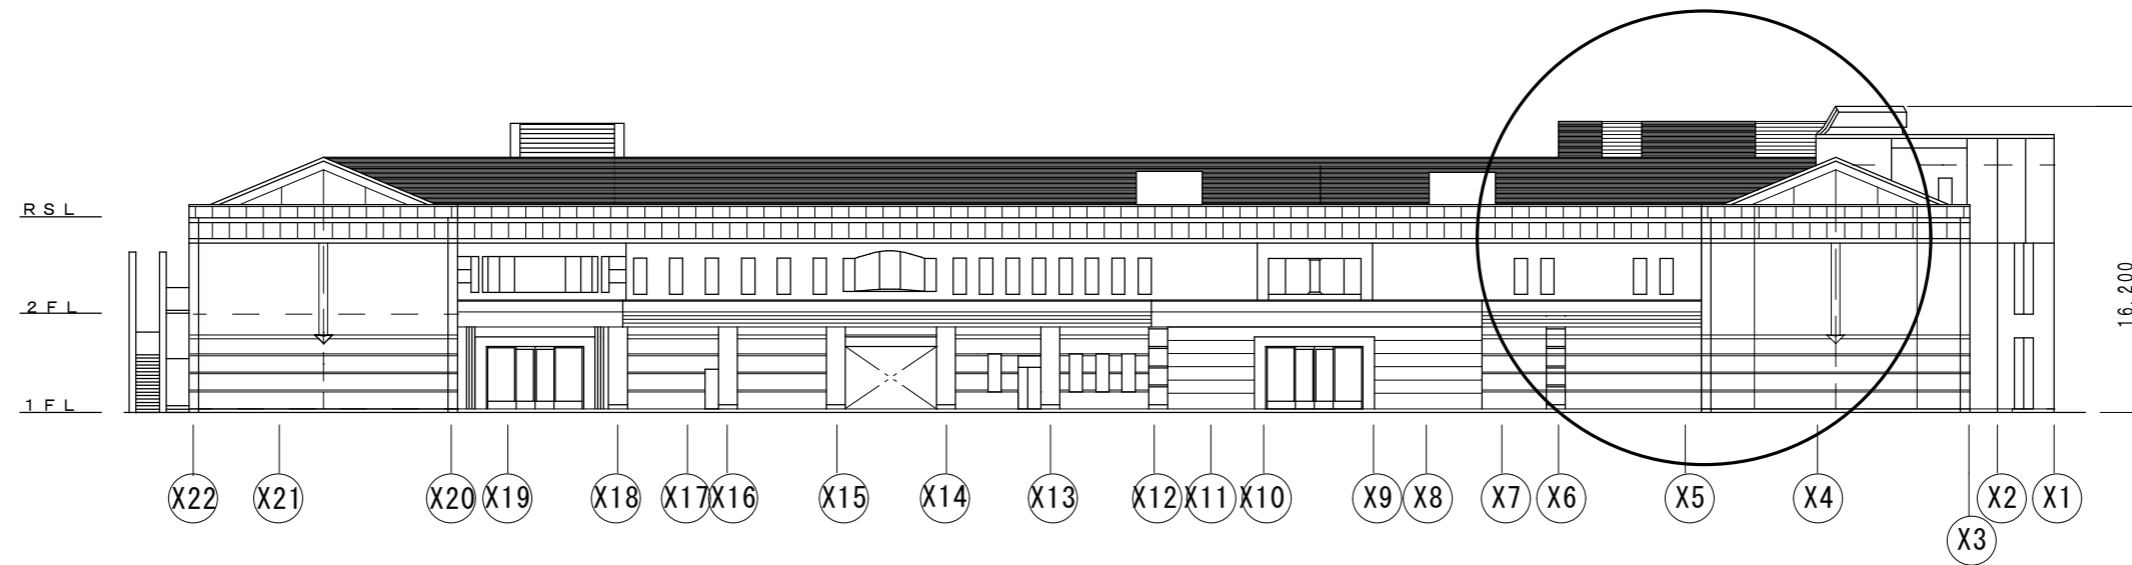

A 立面図


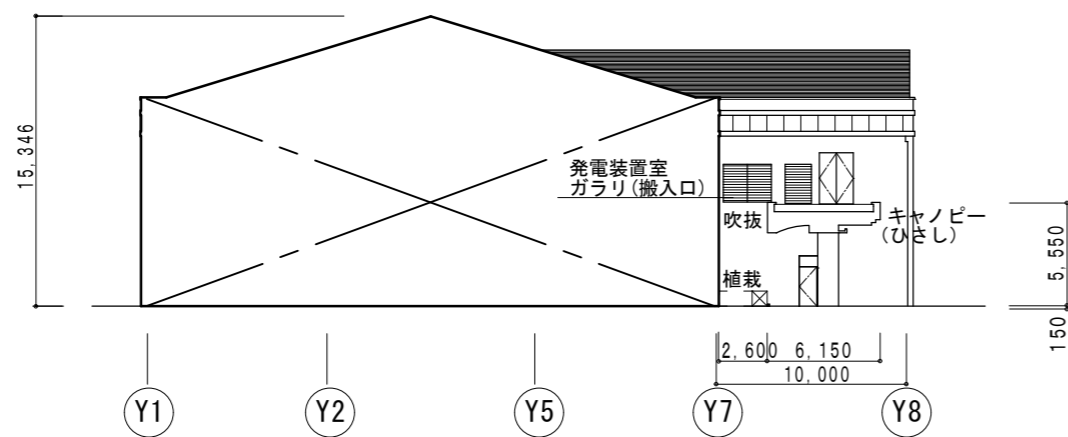


B 立面図

佐倉市、四街道市、酒々井町葬祭組合 さくら斎場

担当部署名 施設管理班	件名 非常用発電装置更新工事	図面作成
縮尺 1/400	図面名称 立面図	図面番号 1-2


【お願い】縮尺が合わない場合は、コピー機で変倍し寸法を合わせてください。

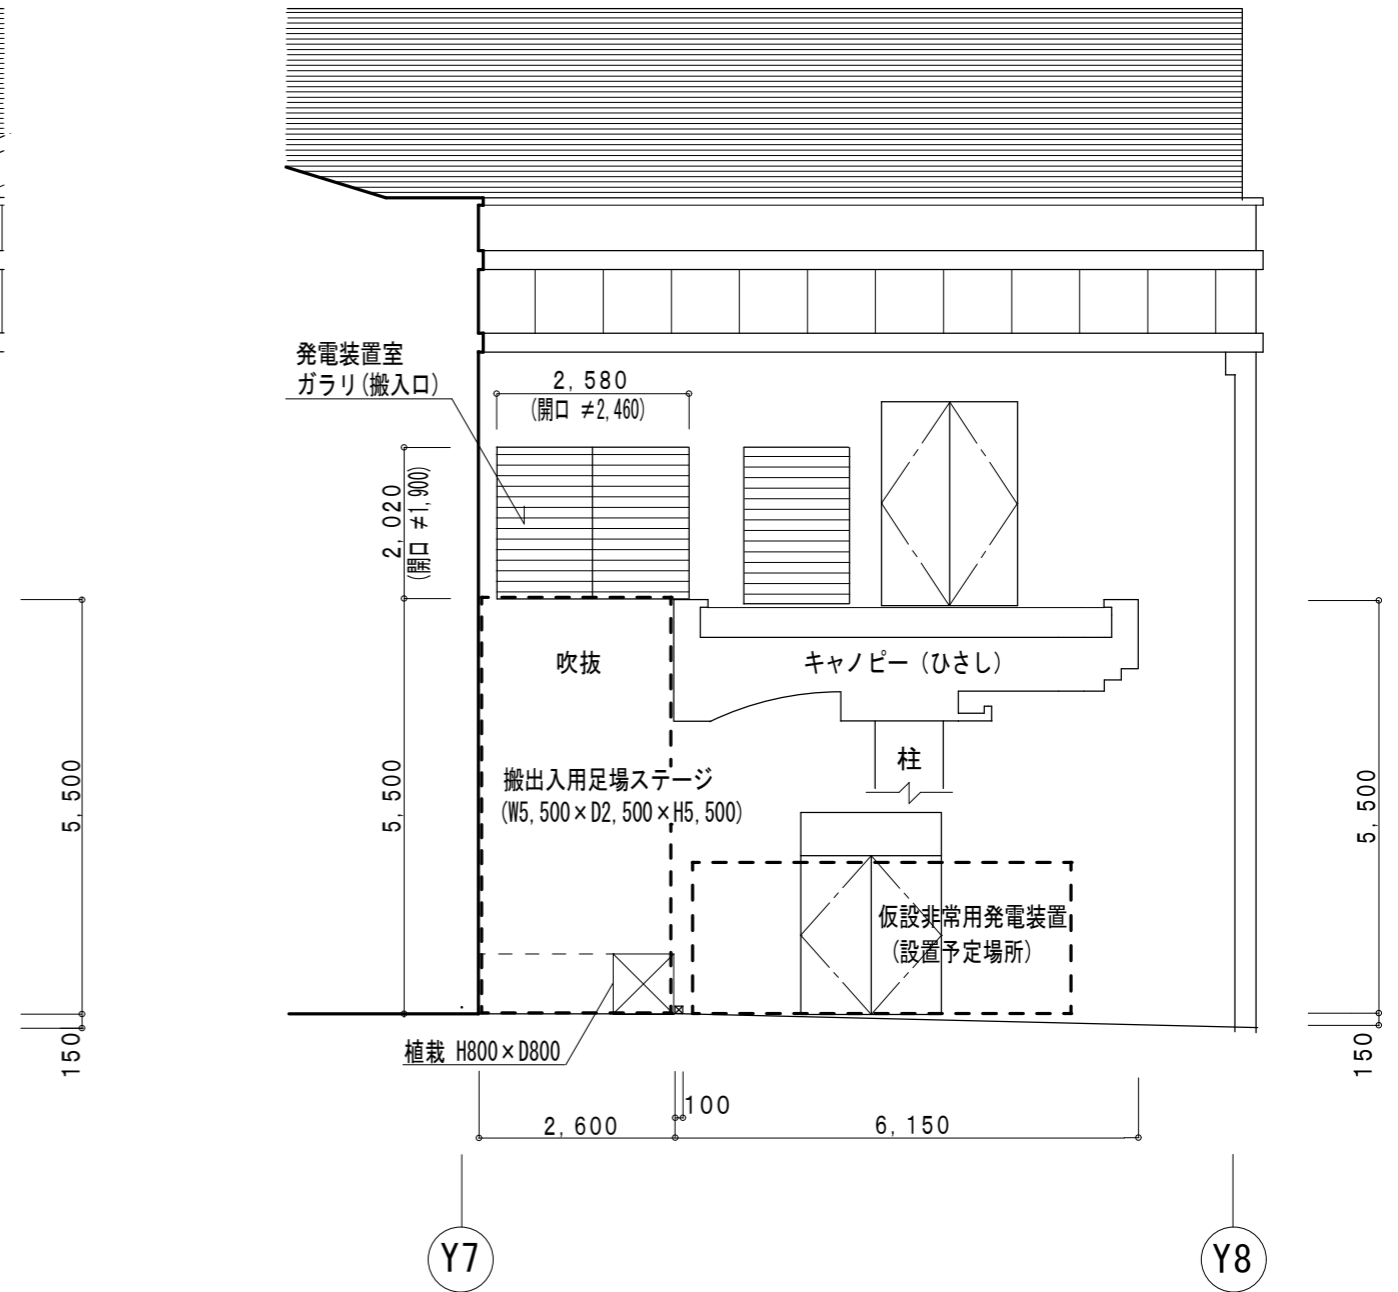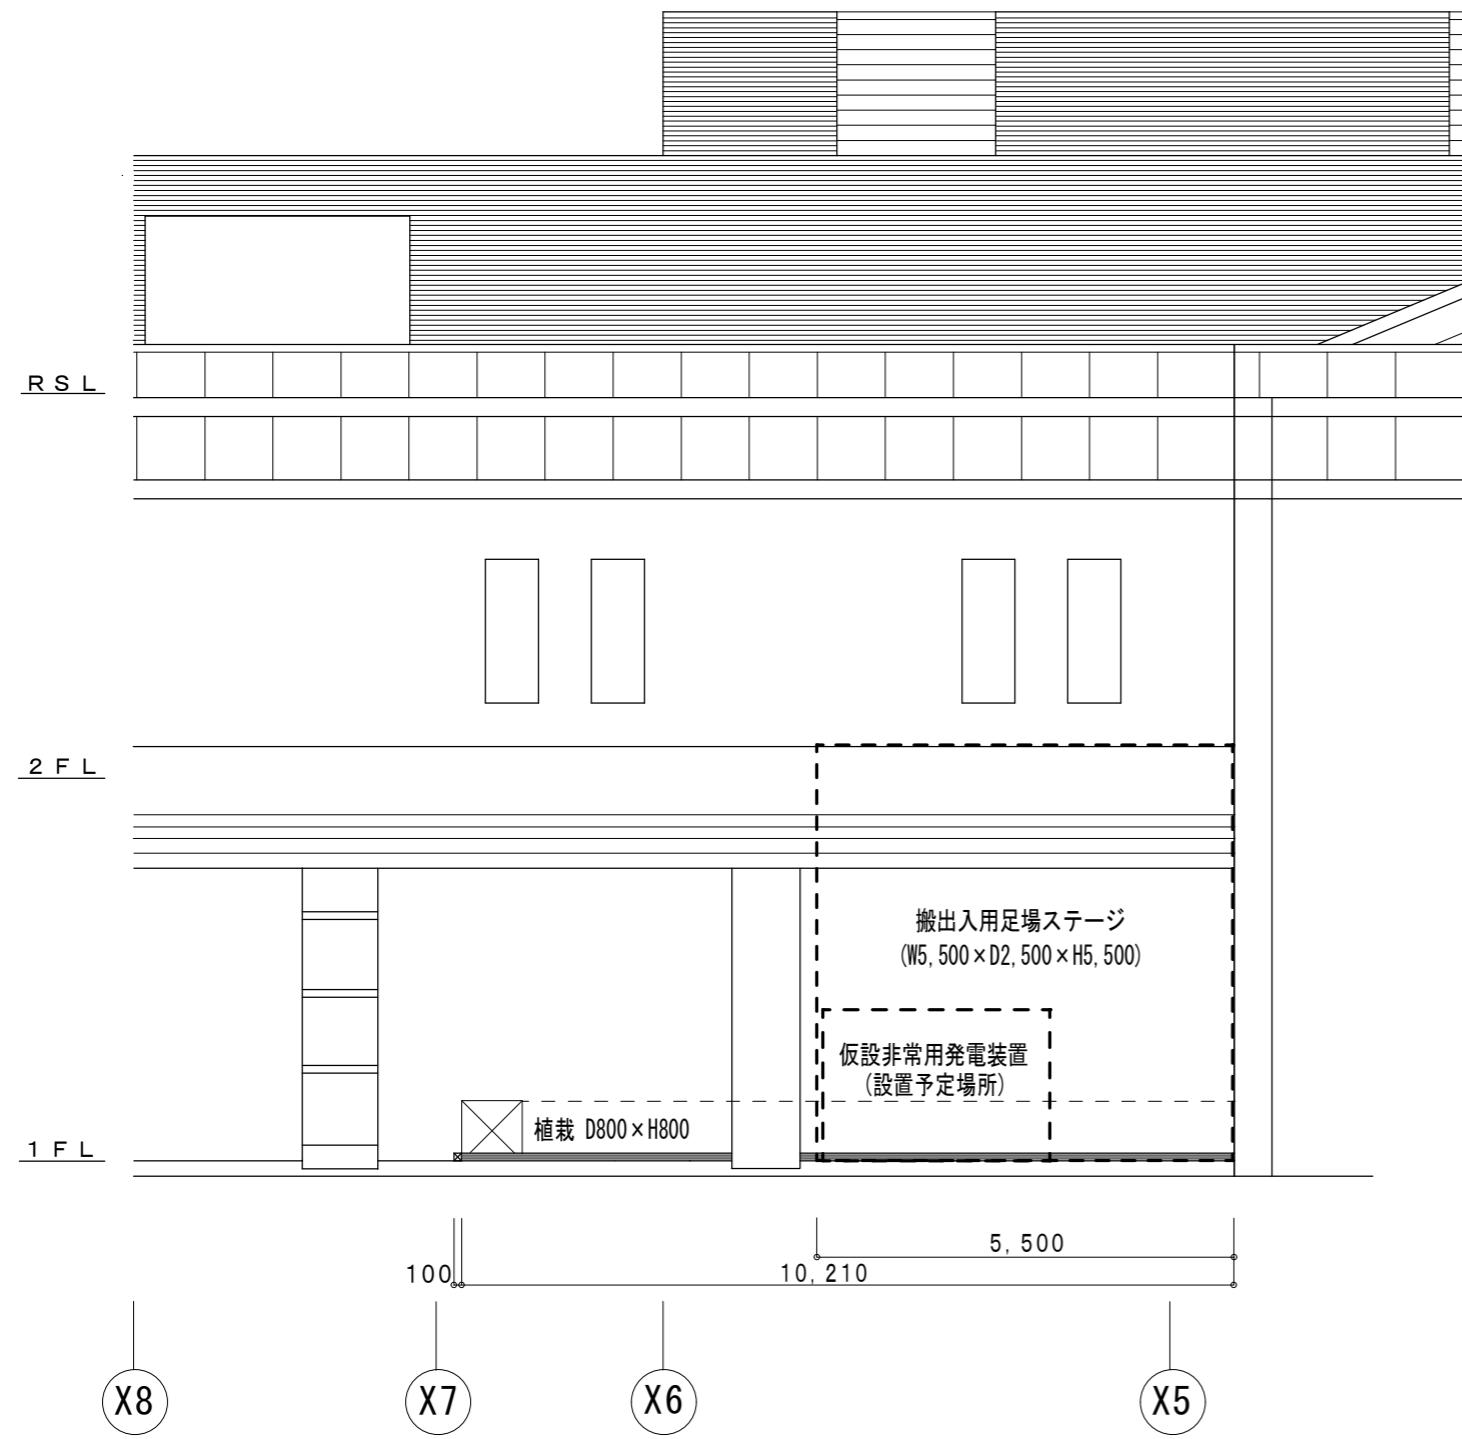

佐倉市、四街道市、酒々井町葬祭組合 さくら斎場

担当部署名 施設管理班	件名 非常用発電装置更新工事	図面作成
縮尺 1/100	図面名称 立面図 (足場ステージ・仮設非常用発電装置位置図)	図面番号 1-3

【お願い】縮尺が合わない場合は、コピー機で変倍し寸法を合わせてください。

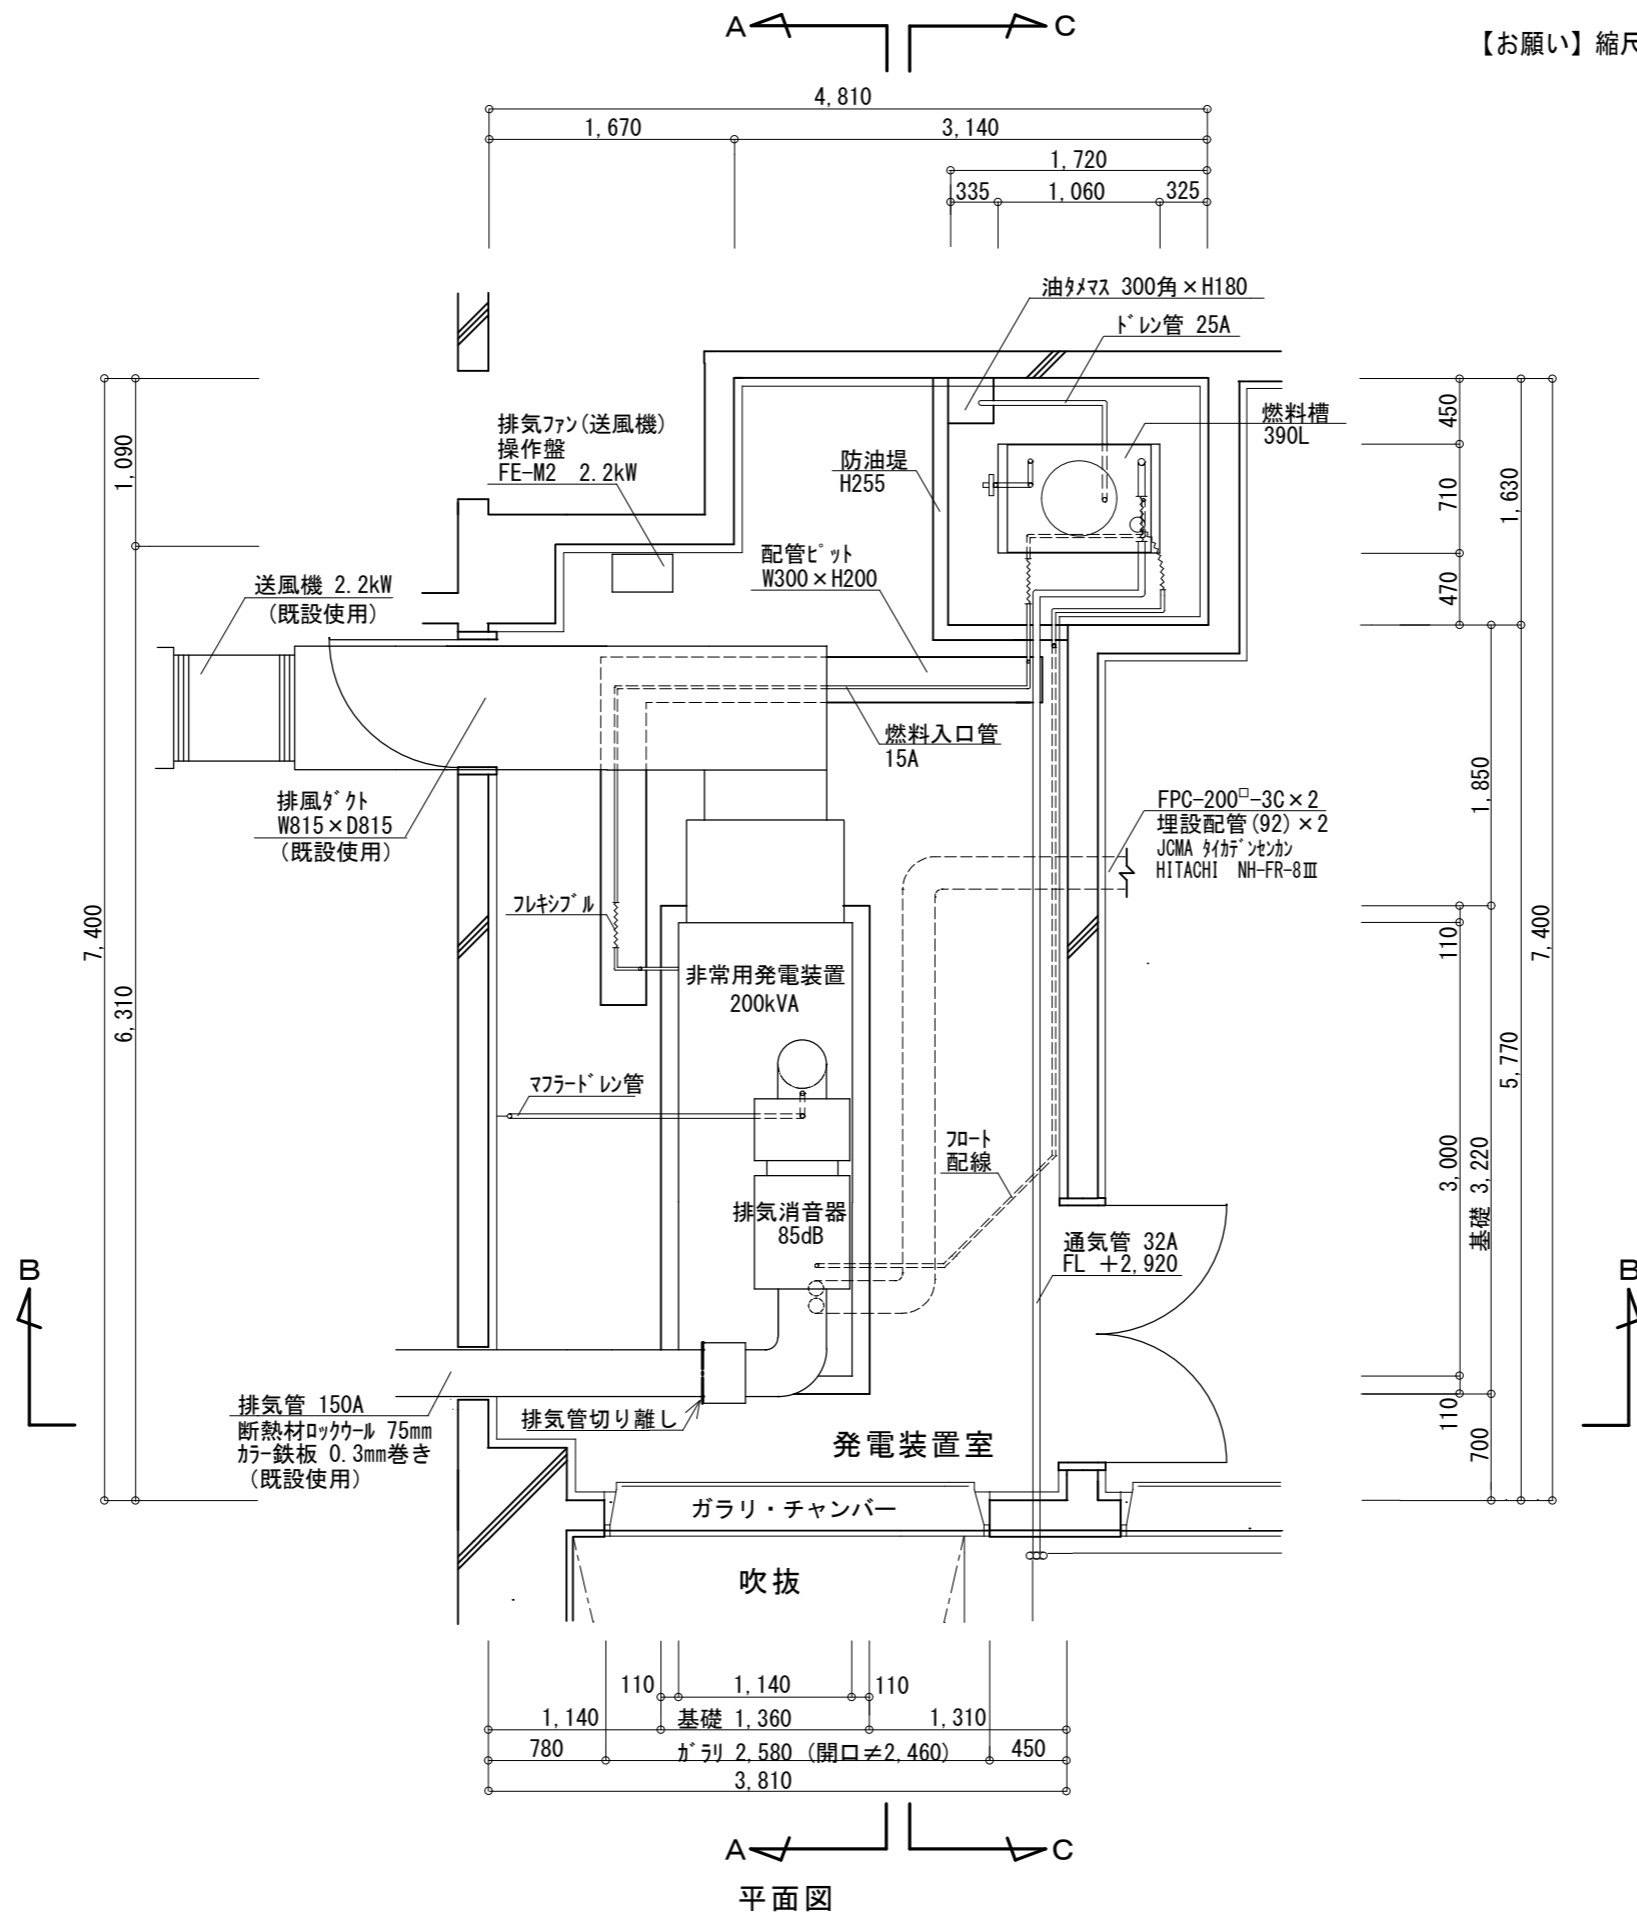


平面図

佐倉市、四街道市、酒々井町葬祭組合 さくら斎場

担当部署名 施設管理班	件名 非常用発電装置更新工事	図面作成
縮尺 1/50	図面名称 既設配置平面図	図面番号 2-1

【お願い】縮尺が合わない場合は、コピー機で変倍し寸法を合わせてください。

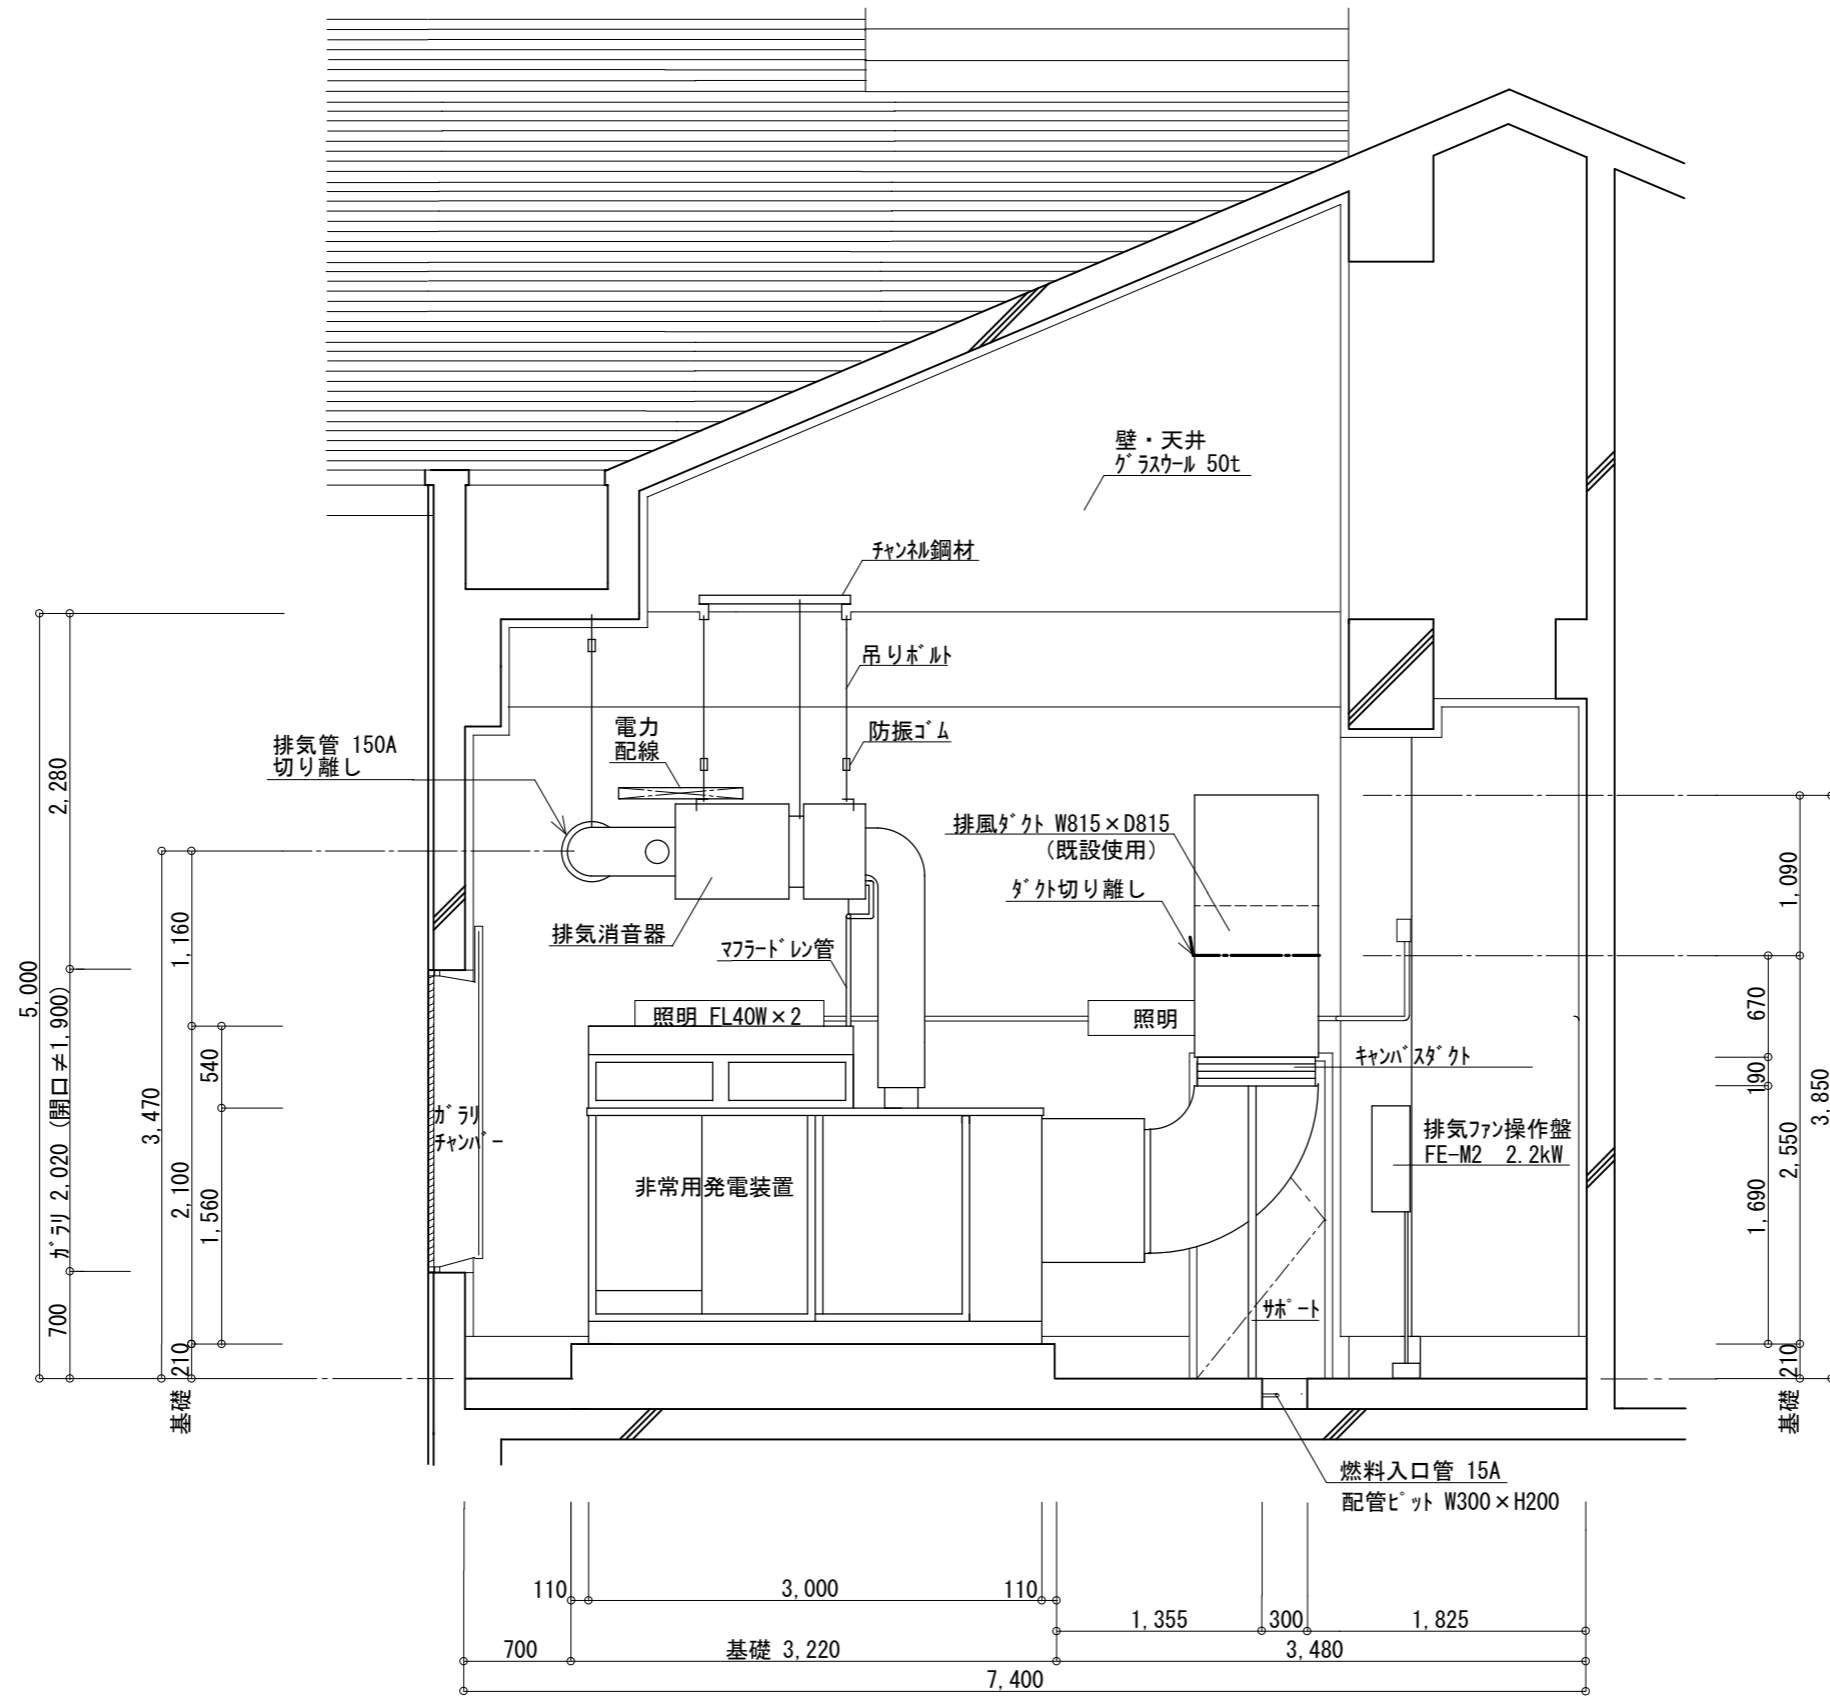

A 展開図


佐倉市、四街道市、酒々井町葬祭組合 さくら斎場

担当部署名
施設管理班
縮尺
1/50


件名
非常用発電装置更新工事
図面名称
既設配置 A 展開図

図面作成
図面番号
2-2

【お願い】縮尺が合わない場合は、コピー機で変倍し寸法を合わせてください。

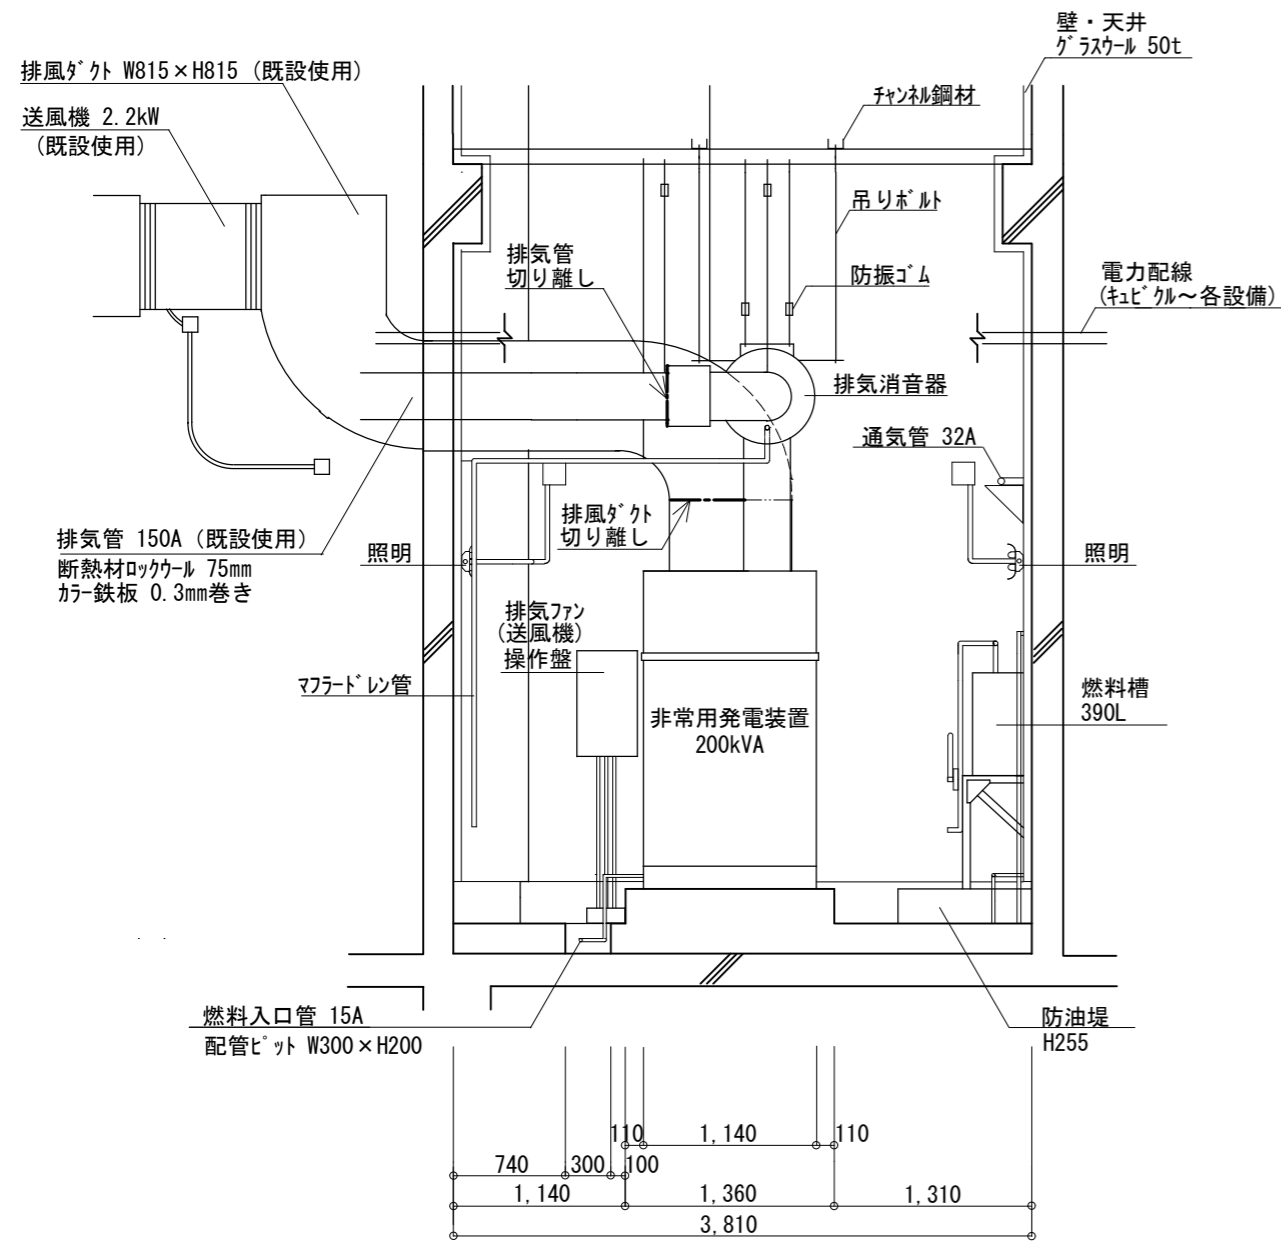

B展開図

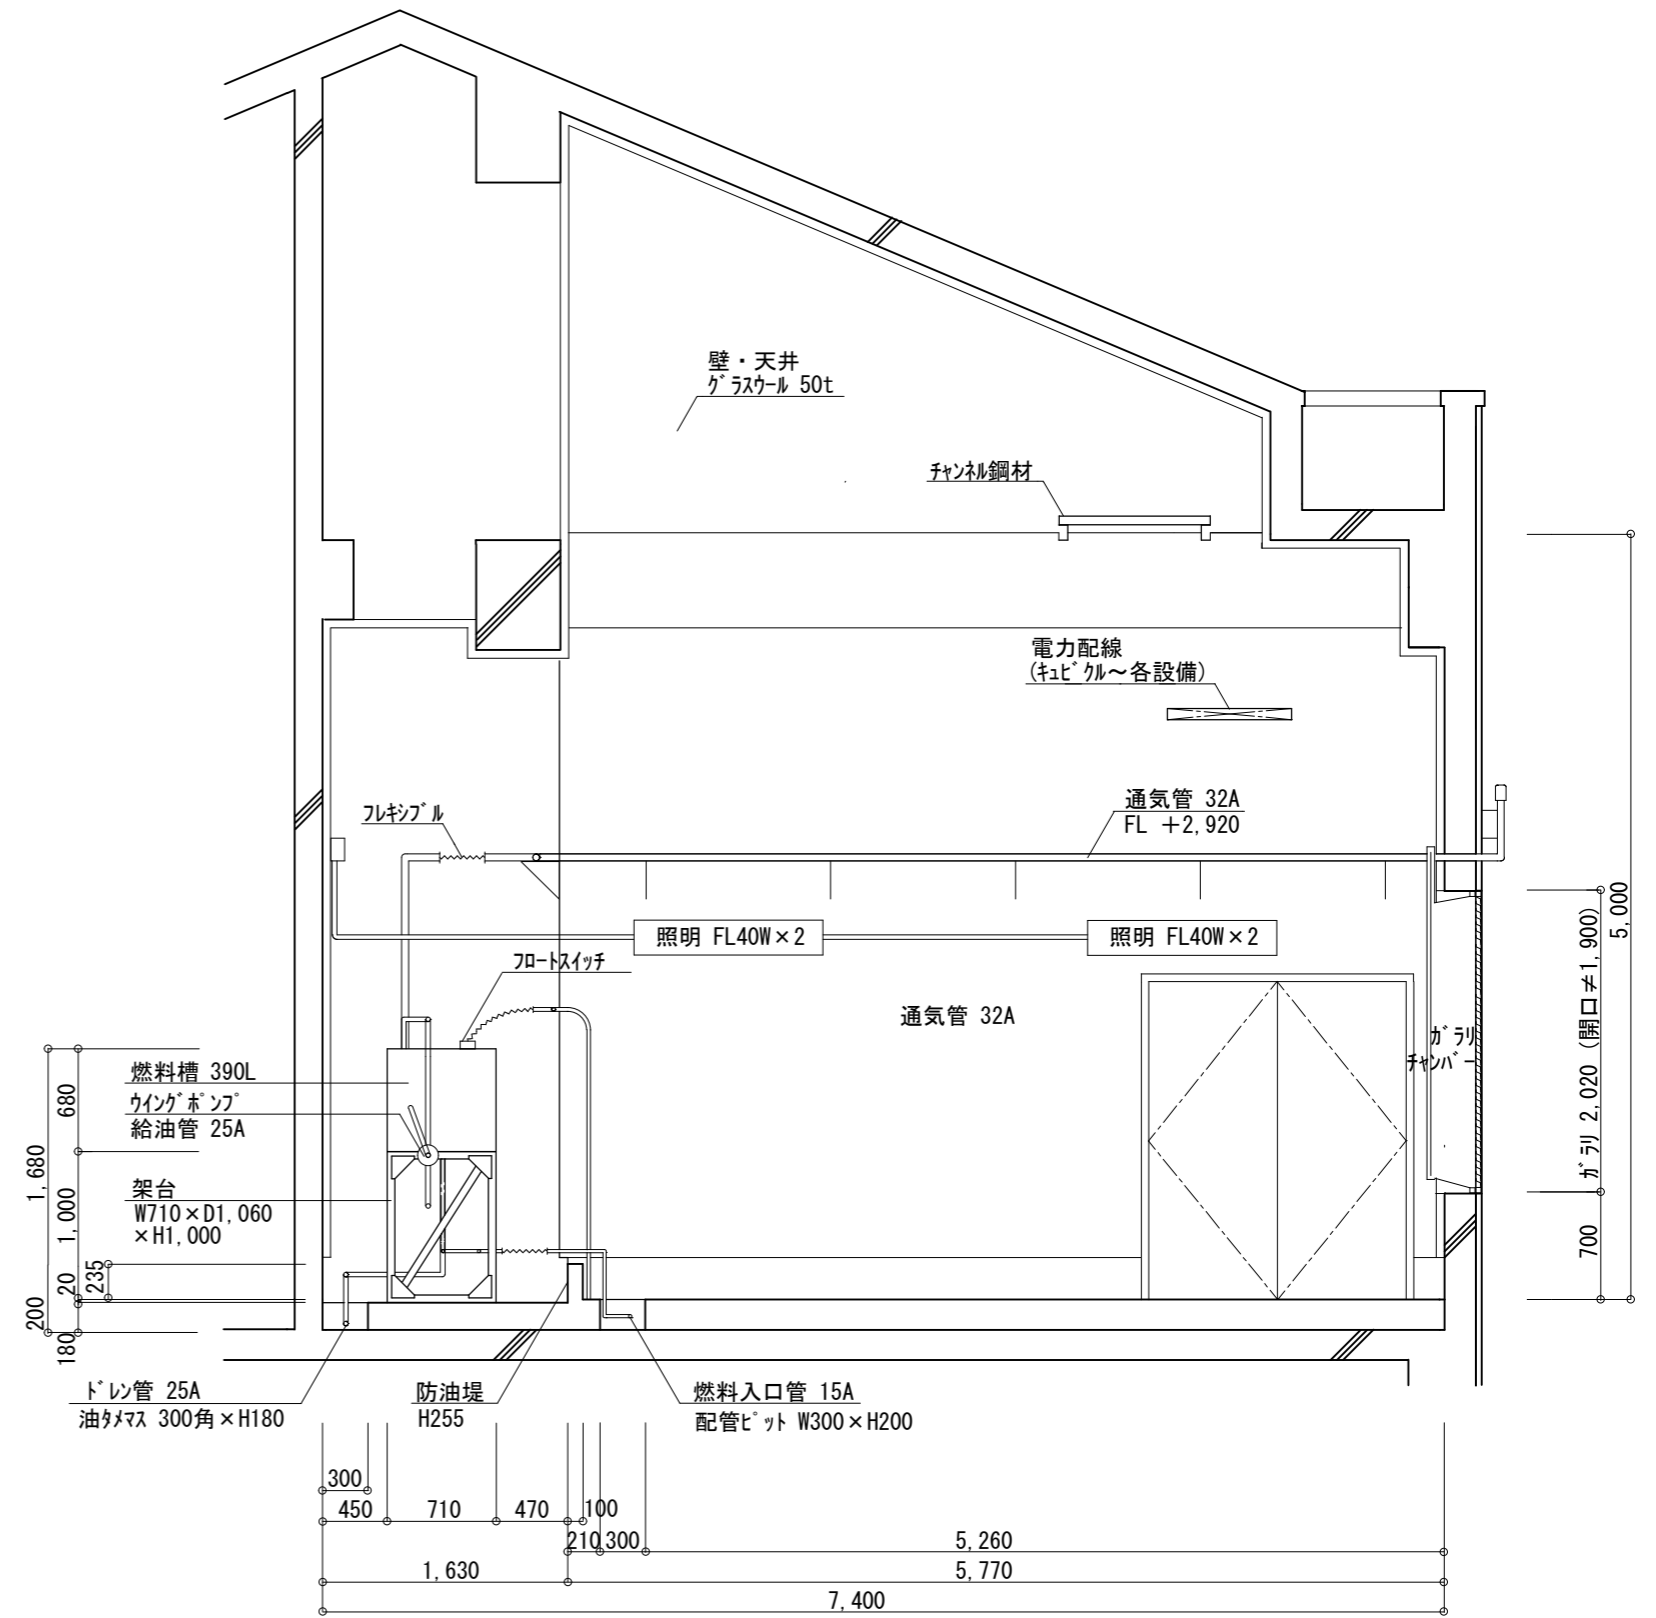


C展開図

佐倉市、四街道市、酒々井町葬祭組合 さくら斎場

担当部署名 施設管理班	件名 非常用発電装置更新工事	図面作成
縮尺 1/50	図面名称 既設配置B・C展開図	図面番号 2-3

【お願い】縮尺が合わない場合は、コピー機で変倍し寸法を合わせてください。

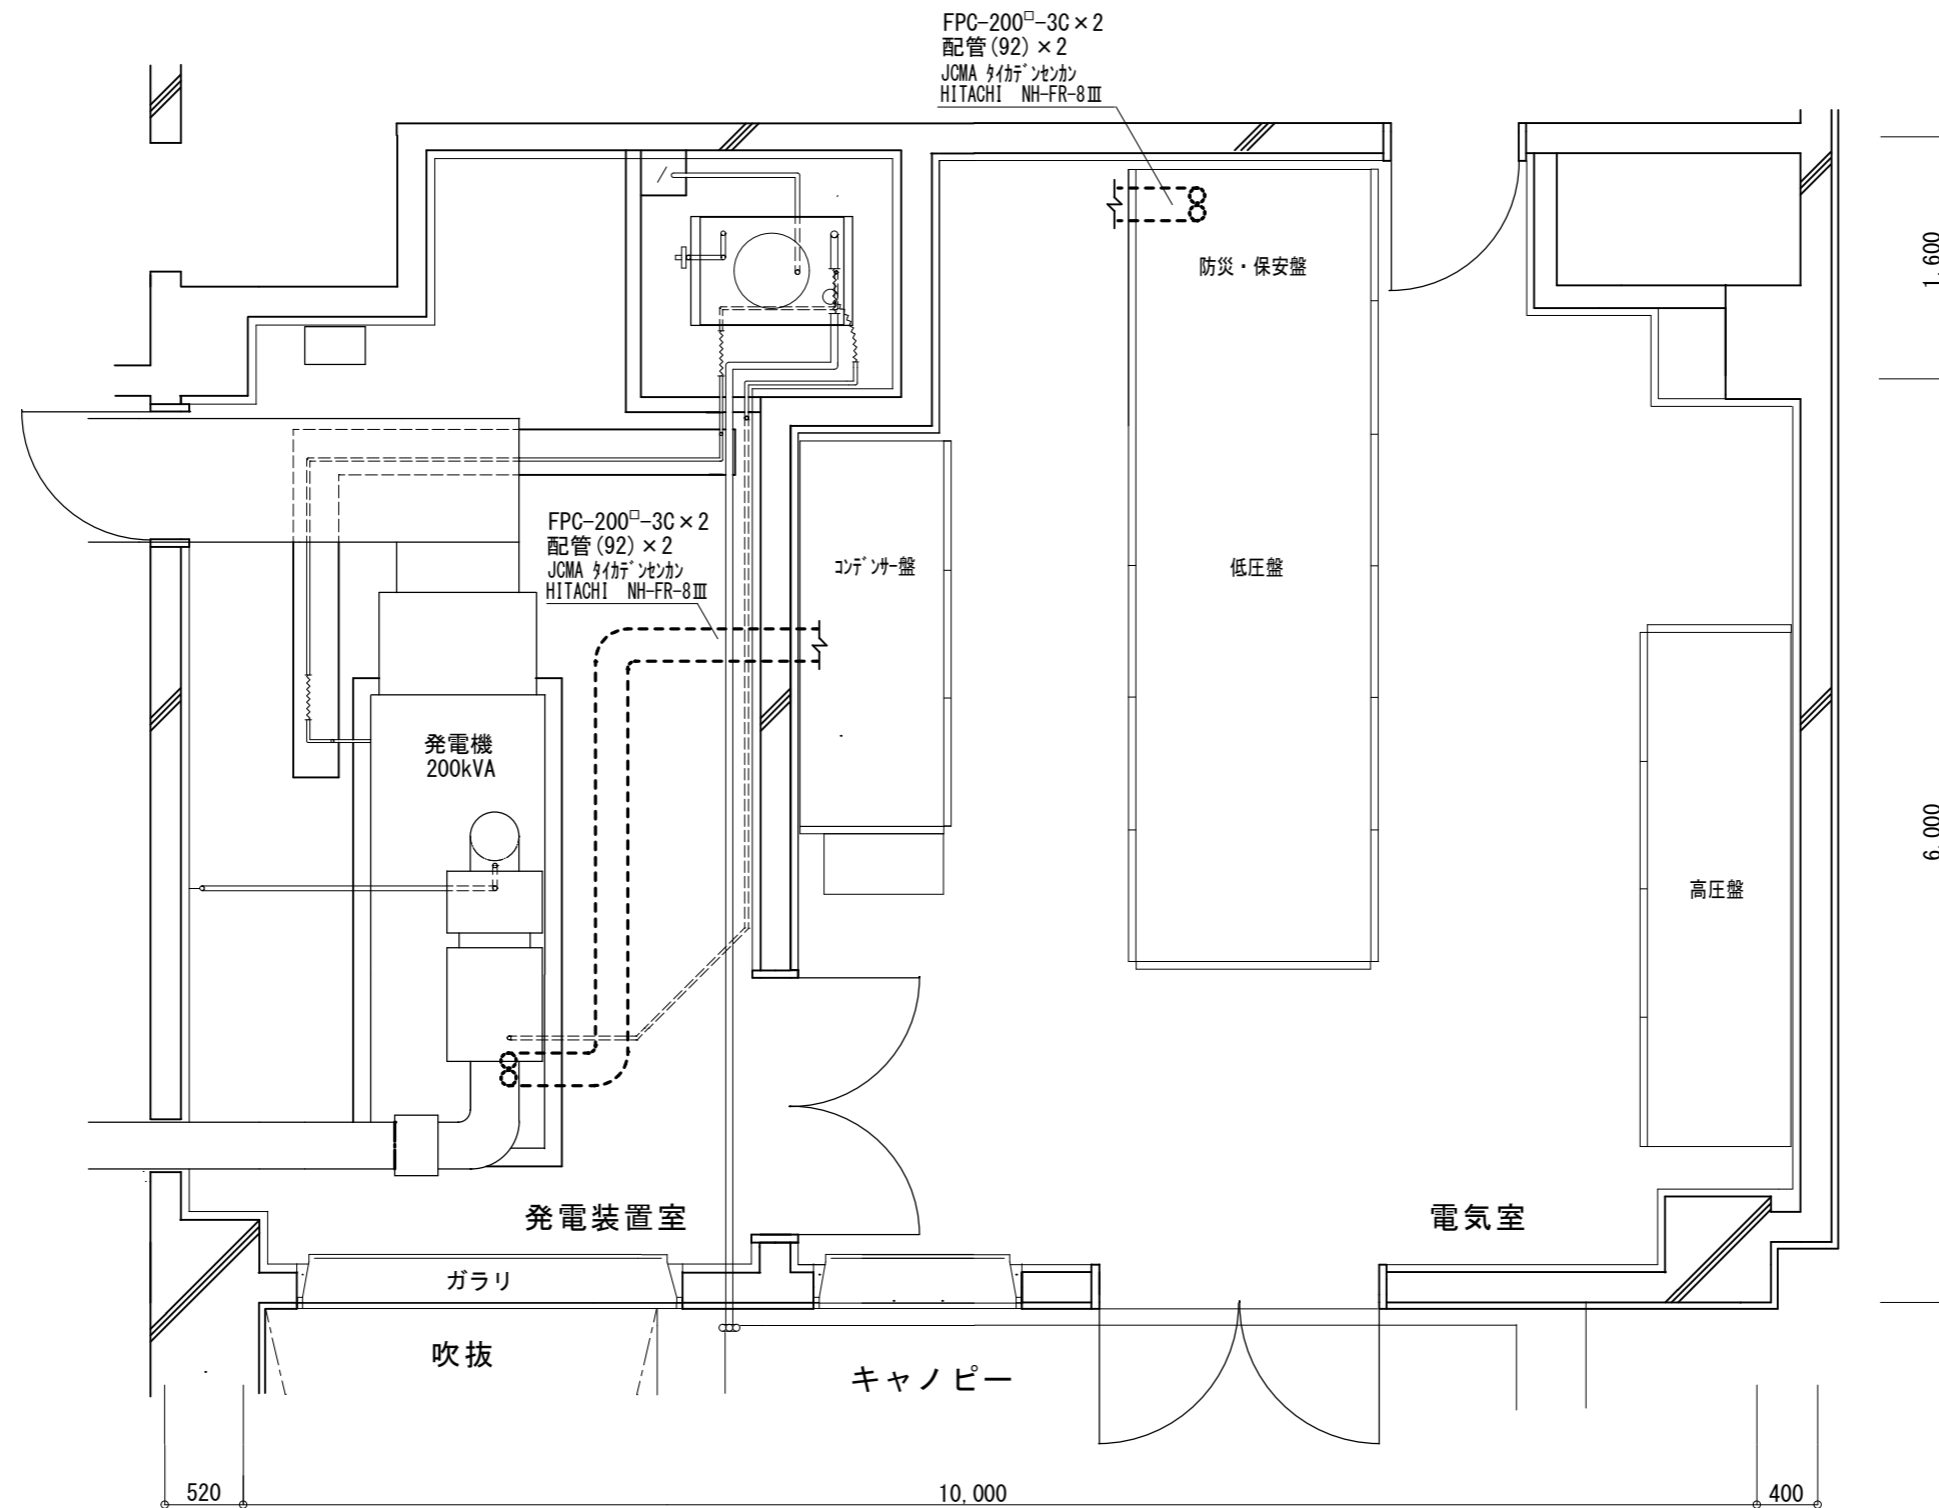

平面図（発電装置室・電気室）

佐倉市、四街道市、酒々井町葬祭組合 さくら斎場

担当部署名
施設管理班

縮尺
1/50

件名

非常用発電装置更新工事

図面名称

既設動力線（キュービクル～発電装置）

図面作成

図面番号
2-4