


1階平面図

佐倉市、四街道市、酒々井町葬祭組合 さくら斎場

担当部署名 施設管理班	件名 消防設備保守点検委託	図面作成 押田
縮尺 1/600	図面名称 消火器配置図①~⑮、㉔、㉕ (1階)	図面番号 1

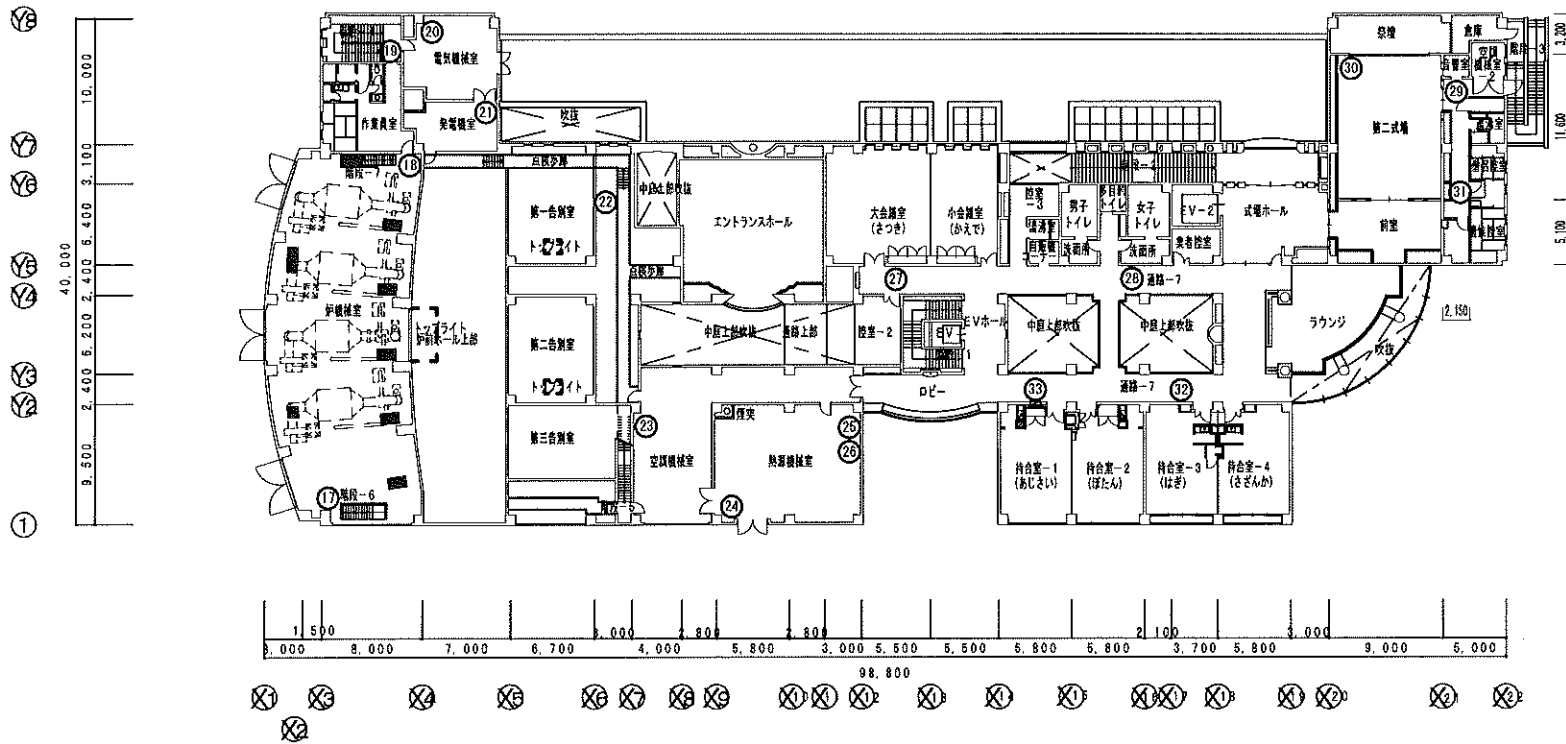

2階平面図

佐倉市、四街道市、酒々井町葬祭組合 さくら斎場

担当部署名 施設管理班	件名 消防設備保守点検委託	図面作成 押田
縮尺 1/600	図面名称 消火器配置図⑩~⑳ (2階)	図面番号 2